



**Planta Baixa**

Escala 1:50

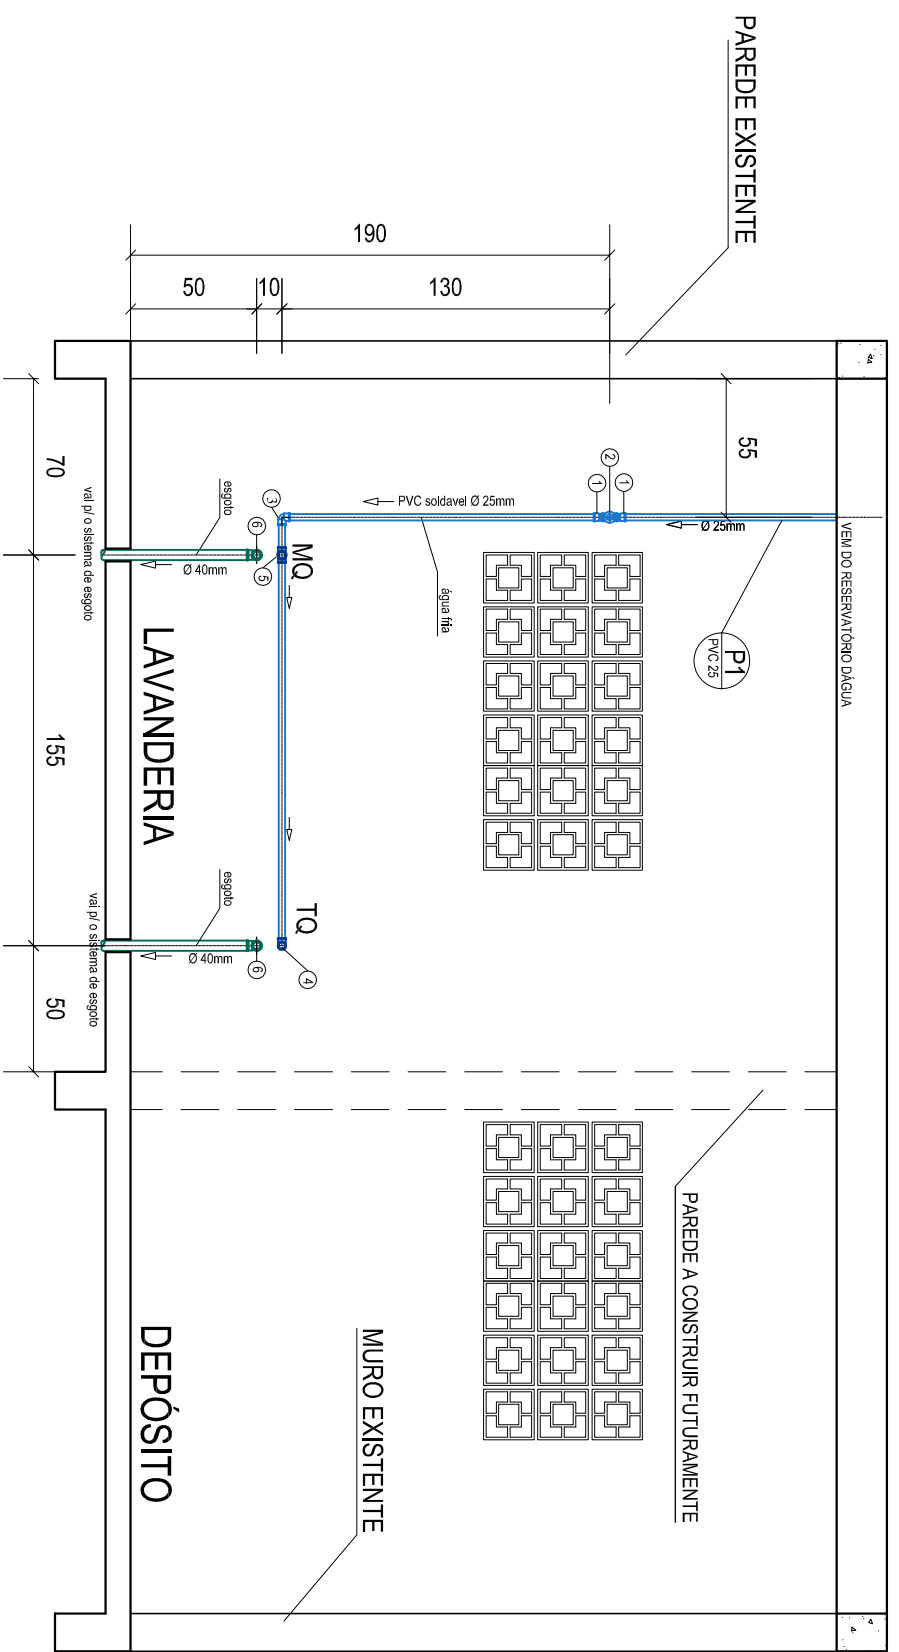

**CASA PASSAGEM - VISTA A**  
Escala 1:30

- LEGENDA:**
- Água Fria
- 1 - Adaptador curto pvc 25mm x 3/4"
  - 2 - Registro de gaveta bruto Ø 3/4"
  - 3 - Joelho pvc soldavel 25mm
  - 4 - Joelho pvc 25mm x 1/2" c/ bucha de latão
  - 5 - Tee pvc 25mm x 1/2" c/ bucha de latão
- Esgoto
- 6 - Joelho 90° 40mm esgoto série normal
  - 7 - Te 90° 40mm esgoto série normal
  - 8 - Caixa sifonada 100x100x50mm
  - 9 - Tubo 40mm esgoto série normal

 <p><b>PREFEITURA MUNICIPAL DE RIO NEGRO - PARANA</b> <b>SECRETARIA DE OBRAS E SERVIÇOS URBANOS</b></p>	
<p><b>ESQUEMA HIDROSSANITARIO</b></p>	
<p>Referência: <b>PLANTA BAIXA E VISTA</b></p>	
<p>Obra: <b>CASA DE PASSAGEM - AMPLIAÇÃO</b> Localizada Rua Emilio Von Lisingen - Bairro Passa Tês Rio Negro - Paraná</p>	
<p>Visão Prefeito: <b>ALCEU RICARDO SWAROWSKI</b> PREFEITO MUNICIPAL</p>	<p>Responsável Técnico: <b>MICHELL MACLIN LIEBEL JOHN</b> ENGENHEIRA CIVIL CREA SC/PR: 089725-9</p>
<p>Data: setembro/2010</p>	<p>Desenho: Michell</p>
<p>Prancha: <b>H01 / 01</b></p>	<p>Escala: indicada</p>